


ESTADO DO RIO GRANDE DO SUL  
 PREFEITURA MUNICIPAL DE MORRINHOS DO SUL  
**PROJETO DE AMPLIAÇÃO ESCOLA PEDRO SELAU - 1 SALA**  
 ENDEREÇO: RUA JOSÉ AUGUSTO LEFFA 01 / ÁREA: 42,80m<sup>2</sup>

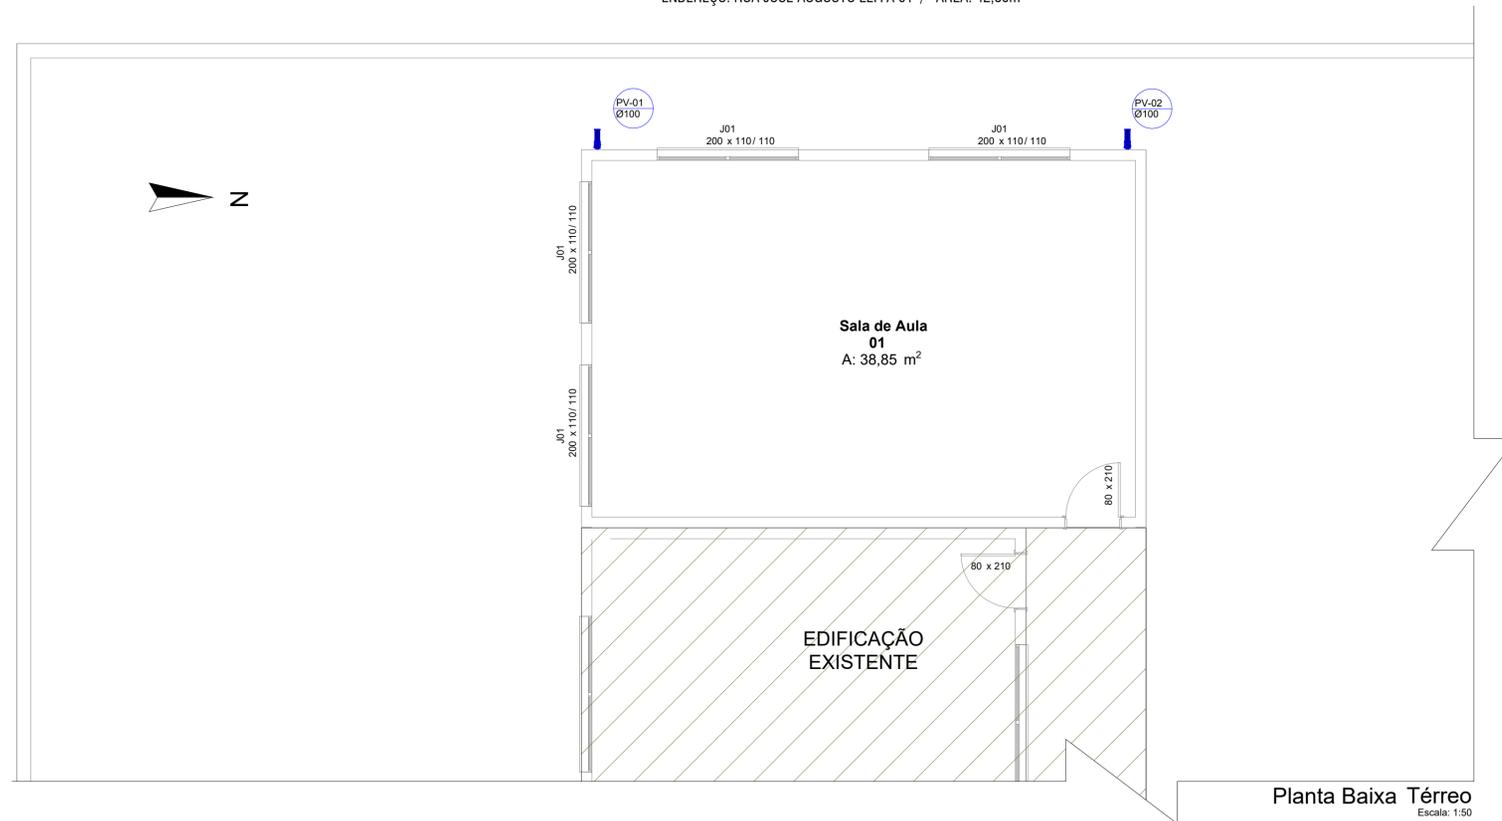

**Planta Baixa Térreo**  
 Escala: 1:50


**LEGENDA**

- Curva 90 curta- desce
- Curva 90 curta- coluna
- Ralos pluviais
- REDE DE ESGOTO PLUVIAL PVC RÍGIDO



PREFEITURA M. DE MORRINHOS DO SUL- RS			ASSUNTO: Pluvial
LOGRADOURO: Rua José Augusto Leffa 01			ESCALA: 1:50
TIPO EDIFÍCIO: Alvenaria	ATIVIDADE: Escola	TIPO: Ampliação	REVISÃO:
AUTOR: Evelin Alves Carlos	ASSINATURA:		DATA: Março 2025
REGISTRO: CAU: A103615-7			PRANCHA: 01

ESTADO DO RIO GRANDE DO SUL  
 PREFEITURA MUNICIPAL DE MORRINHOS DO SUL  
**PROJETO DE AMPLIAÇÃO ESCOLA PEDRO SELAU - 1 SALA**  
 ENDEREÇO: RUA JOSÉ AUGUSTO LEFFA 01 / ÁREA: 42,80m<sup>2</sup>

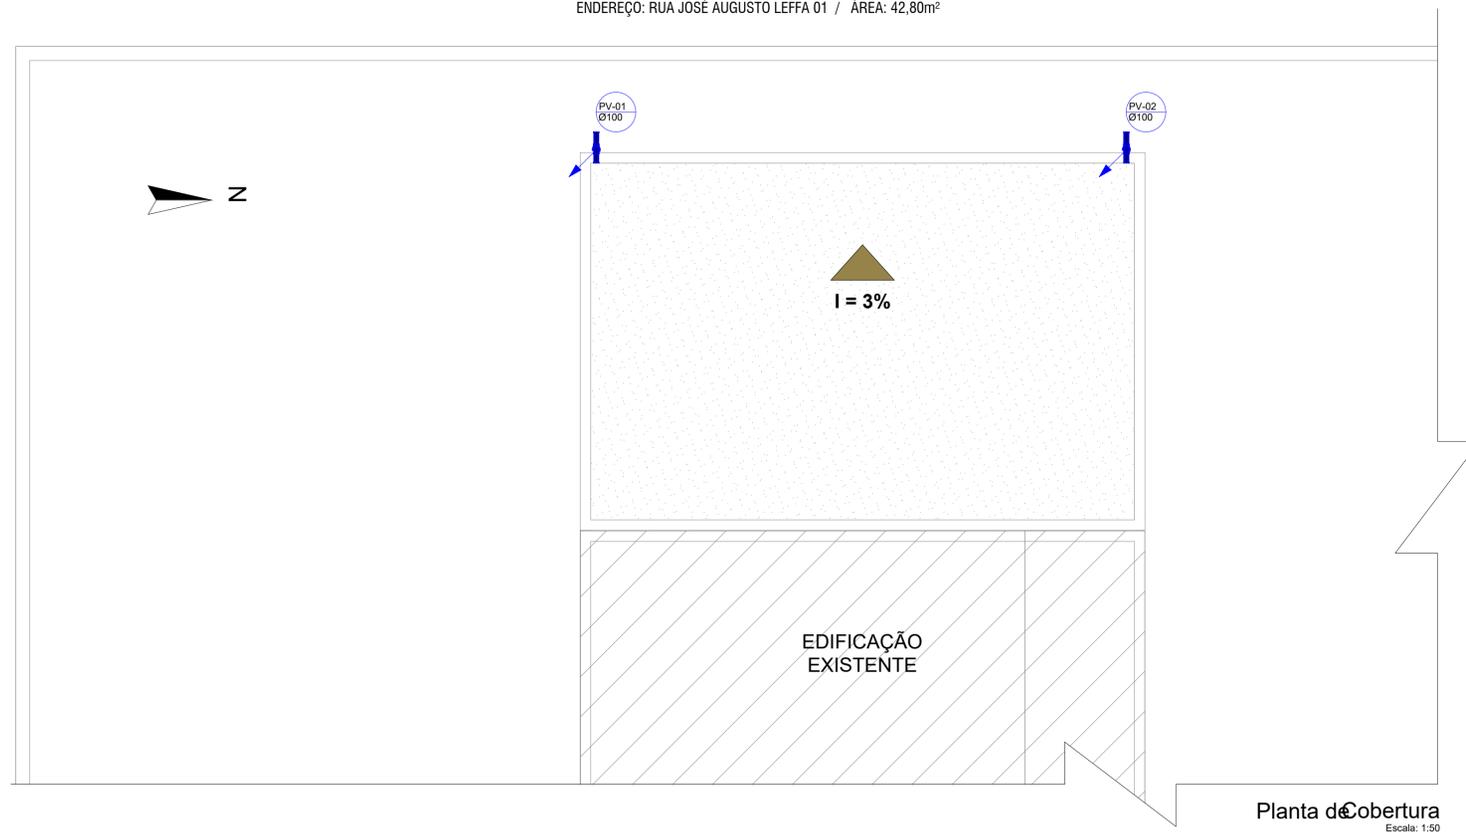

**Planta de Cobertura**  
 Escala: 1:50

LEGENDA	
	Curva 90 curta- desce
	Curva 90 curta- coluna
	Ralos pluviais
	REDE DE ESGOTO PLUVIAL PVC RIGIDO



PREFEITURA M. DE MORRINHOS DO SUL- RS		ASSUNTO: Pluvial
LOGRADOURO: Rua José Augusto Leffa 01		ESCALA: 1:50
TIPO EDIFÍCIO: Avenaria	ATIVIDADE: Escola	REVISÃO:
AUTOR: Évelin Alves Carlos	ASSINATURA:	DATA: Março 2025
REGISTRO: CAU: A103615-7		PRANCHA: 02